


Позиц.	Обозначение	Наименование
1	AKL-500П	Армированная колючая лента плоская
2	КЗР-125-БАП-500-В	Кронштейн для крепления АКЛ
3	З,О-Ц, ГОСТ 7372-79	Провод для крепления АКЛ
4	Уголок стальной 50x50	Кронштейн для крепления ЧЗ (наклонный)
5	Сетка стальная 25x25 мм	Полотно ЧЗ емкостн. ср. одн. "ИСТРУМ-08Е"
6	40x4, ГОСТ 535-88	Стальная полоса крепл. ЧЗ "ИСТРУМ-08Е"
7	Д9-Р116 (Щ1 УА Н7)	Изолятор-переходник
8	ГОСТ 24379.1-80	Болт анкерный, 10x80, М8
9	ГОСТ 24379.1-80	Болт стальной оцинк. М8x38, М8, гайка
10	ИЖ 31-77	Секция ж/б забора ПО 2

Примечание:
 1. В трубе ПНД D25 (ПВ-2) к БОС Мурена-К02 проложить кабель питания от вновь установленного шкафа "Rittal" 600x400.
 2. Установку заграждения выполнить в соответствии с документацией, поставляемой с изделием; Опоры установить в штатные стаканы ФО-2. Под бетонные стаканы произвести подсыпку песком высотой 100мм.
 3. Основание под секцию Ж/б ограждения бетонируется с помощью опалубки и армирования арматурой 16-А-III (А 400), длиной 500 мм. (4 отрезка по 500 мм на каждое основание).

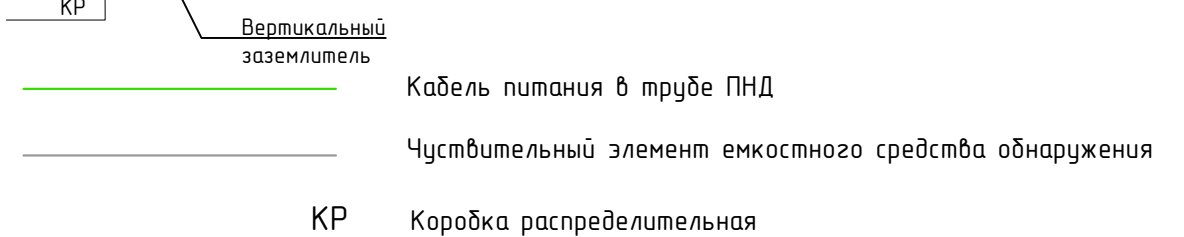

Примечание:
 Антенна чувствительного элемента "ИСТРУМ-08Е" состоит из:
 1. Сетки стальной оцинкованной плетеной с ячейкой 25x25мм;
 2. Наклонных кронштейнов;
 3. Изоляторов.
 Вновь устанавливаемая АКЛ и Антенна ЧЗ "ИСТРУМ-08Е" устанавливаются на обе секции вновь устанавливаемого Ж/б ограждения.

Изм.	Колуч.	Лист	"Док.	Подп.	Дата	Заказчик: По адресу:	Стадия	Лист	Листов
Исп.	Разраб.	Проб.	Учтв.			Установка периметральной охранной сигнализации	П	00	
Схема расположения ЧЗ ИСТРУМ-08Е на ж/б ограждении, Г образный козырек.							ООО "ЛИЛАНА"		

Согласовано			
Взаим. инв. №			
Подп. и дата			
Инв. № подл.			